


201 10

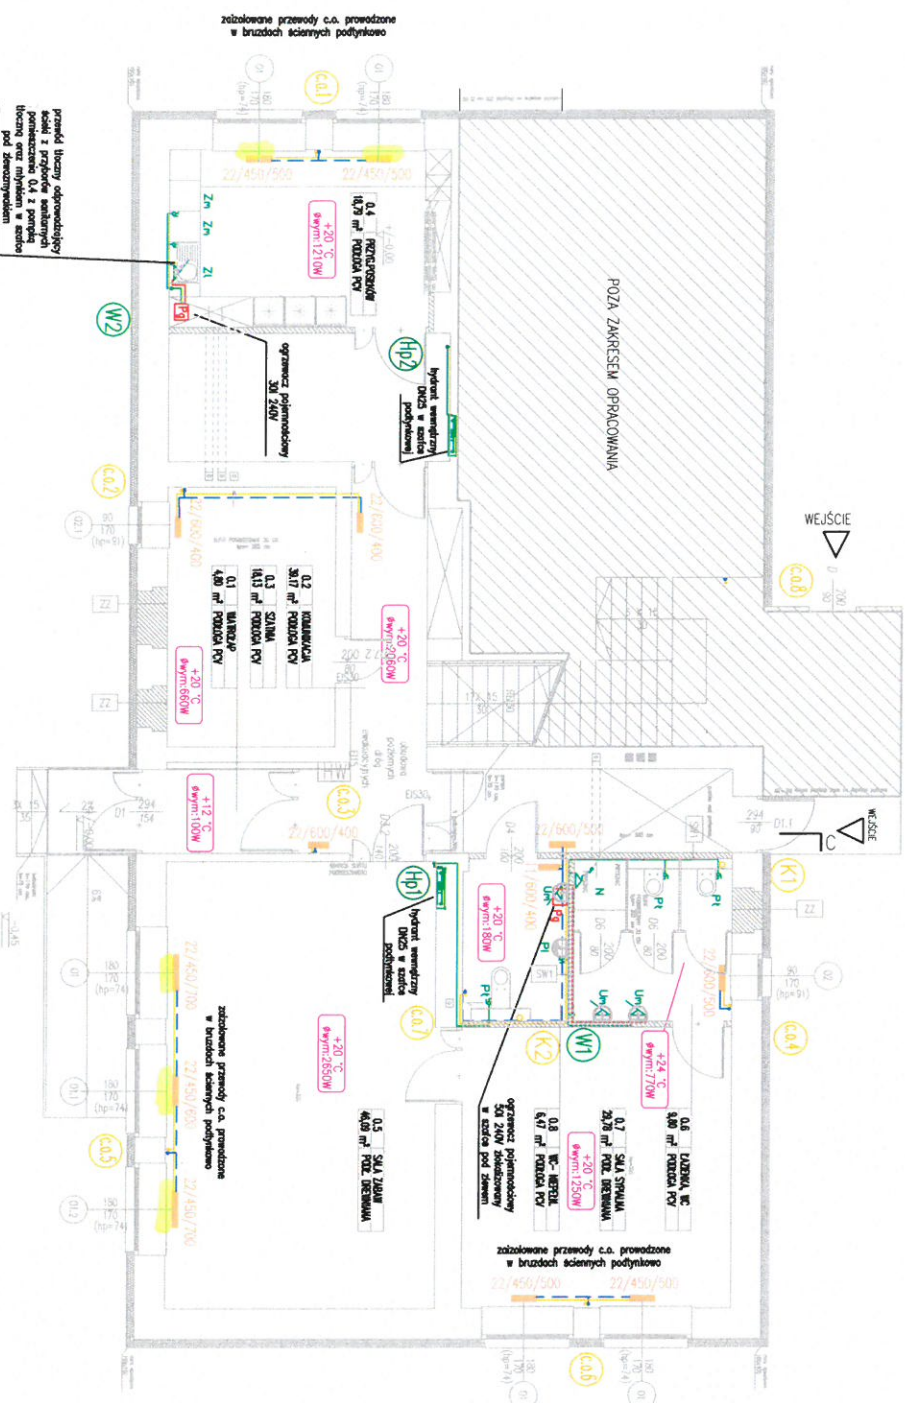

OZNACZENIA:

- Przewód wody zimnej
- Przewód wody ciepłej
- Przewód zasilający c.o.
- Przewód powrotny c.o.
- Kanałizacja sanitarna PCV
- Kanałizacja sanitarna podstropowa PCV
- Pion kanalizacji sanitarnej
- Pion wodny
- Pion centralnego ogrzewania
- Pion instalacji p.poz
- Ogrzewacz pojemnościowy wody - elektryczny
- Grzejnik konwektorowy c.o.

- Zi - zlew
- N - bateria natryskowa
- Zm - zmywarka
- Pf - płuczka WC
- Pi - pisuar
- Um - umywalka
- ZMO - zawór odpowietrzający-napowietrzający
- — zawór oddinowy

UWAGA!
Zasilone przewody c.o. zasilające oraz powrotne z grzejników konwektorowych należy prowadzić w brzdach ściennych podłogowo

GRUPA PROJEKTOWA:
WZIMERA
grupa projektowa

PROJEKT BUDOWLANY
RZUT PARTERU - INSTALACJE SANITARNE I C.O.

Rewidia Krzysztof Grzesiów
ul. B. Prusa 37
11-000 Warszawa
T: 22 628 28 28
E-MAIL: rewidia@wzibera.com.pl

| | | | |
|--------------|---------|----------------------------------|--|
| RYSYMIENIK | IS-20 | ADRES | WARSZAWA, ul. MICKIEWICZA, 22, 01-211, 01-212, 01-213 |
| SKALA | 1:100 | INWESTOR | GOSPA WARSZAWA, ul. WARSZAWSKA, 1, 01-043 WARSZAWA, reprezentowana przez MICHAŁA SZCZEPANOWICZA, Warszawa, ul. 11 Maja 100/101 |
| BRANŻA | | NAZWIŚCIE | |
| PROJEKTANT | REWIDIA | TYTUŁ PR. PROJEKTOWY (OZNAČENIE) | RSZUT PARTERU |
| PROJEKTOWY | REWIDIA | SYMBOL OZNAČENIA | RSZUT PARTERU |
| SPRACOWUJĄCY | REWIDIA | TYTUŁ KAD. SYMBOLOWY | RSZUT PARTERU |
| REDAKTOR | REWIDIA | SYMBOL OZNAČENIA | RSZUT PARTERU |
| WYKONAWCA | REWIDIA | SYMBOL OZNAČENIA | RSZUT PARTERU |

WŁASCIŚCIE
CIĄGNIĘTE

zbiorniki c.w. i c.o. prowadzone w brzdach ściennych podłogowo

przewody powinny odpowietrzyć i skłonić z przewodem sanitarnym podłączeniach O.4 z pomocą łącznik oraz myślnym w szafce pod dozownikami

